

ABCD - A - TEREN W GRANICACH OPRACOWANIA:
OBIEKTY PROJEKTOWANE

- PROJ. OGRODZENIE TERENU POMPOWNI
- 335.30 RZĘDNE TERENU ISTN.
- 335.50 RZĘDNE PROJEKTOWANE
- KOSTKA BETONOWA

- UZBROJENIE TERENU
- PROJ. KANAŁ ŚCIEKOWY GRWIT.
- PROJ. RUROCIĄG TŁO CZNY ŚCIEKOW
- PROJ. POMPOWNI SIECIOWA ŚCIEKÓW
- PROJ. STUDZIENKA KANALIZACYJNA
- P6

skala 1:1000

województwo: ?i?skie

powiat: zawiercia?ski

gm: 241605_4 ?azy—Miasto

obr?b: ?azy 0001

Gill.6640.8.320.2014

Uktad odniesienia wysokości Kronsztadt 60


Uktad wsp. poziomych 1965_5

Sporz?dzi?:

Mapa do celów projektowych w skali 1:500

sekcja: 522.332.0343

522.332.0821

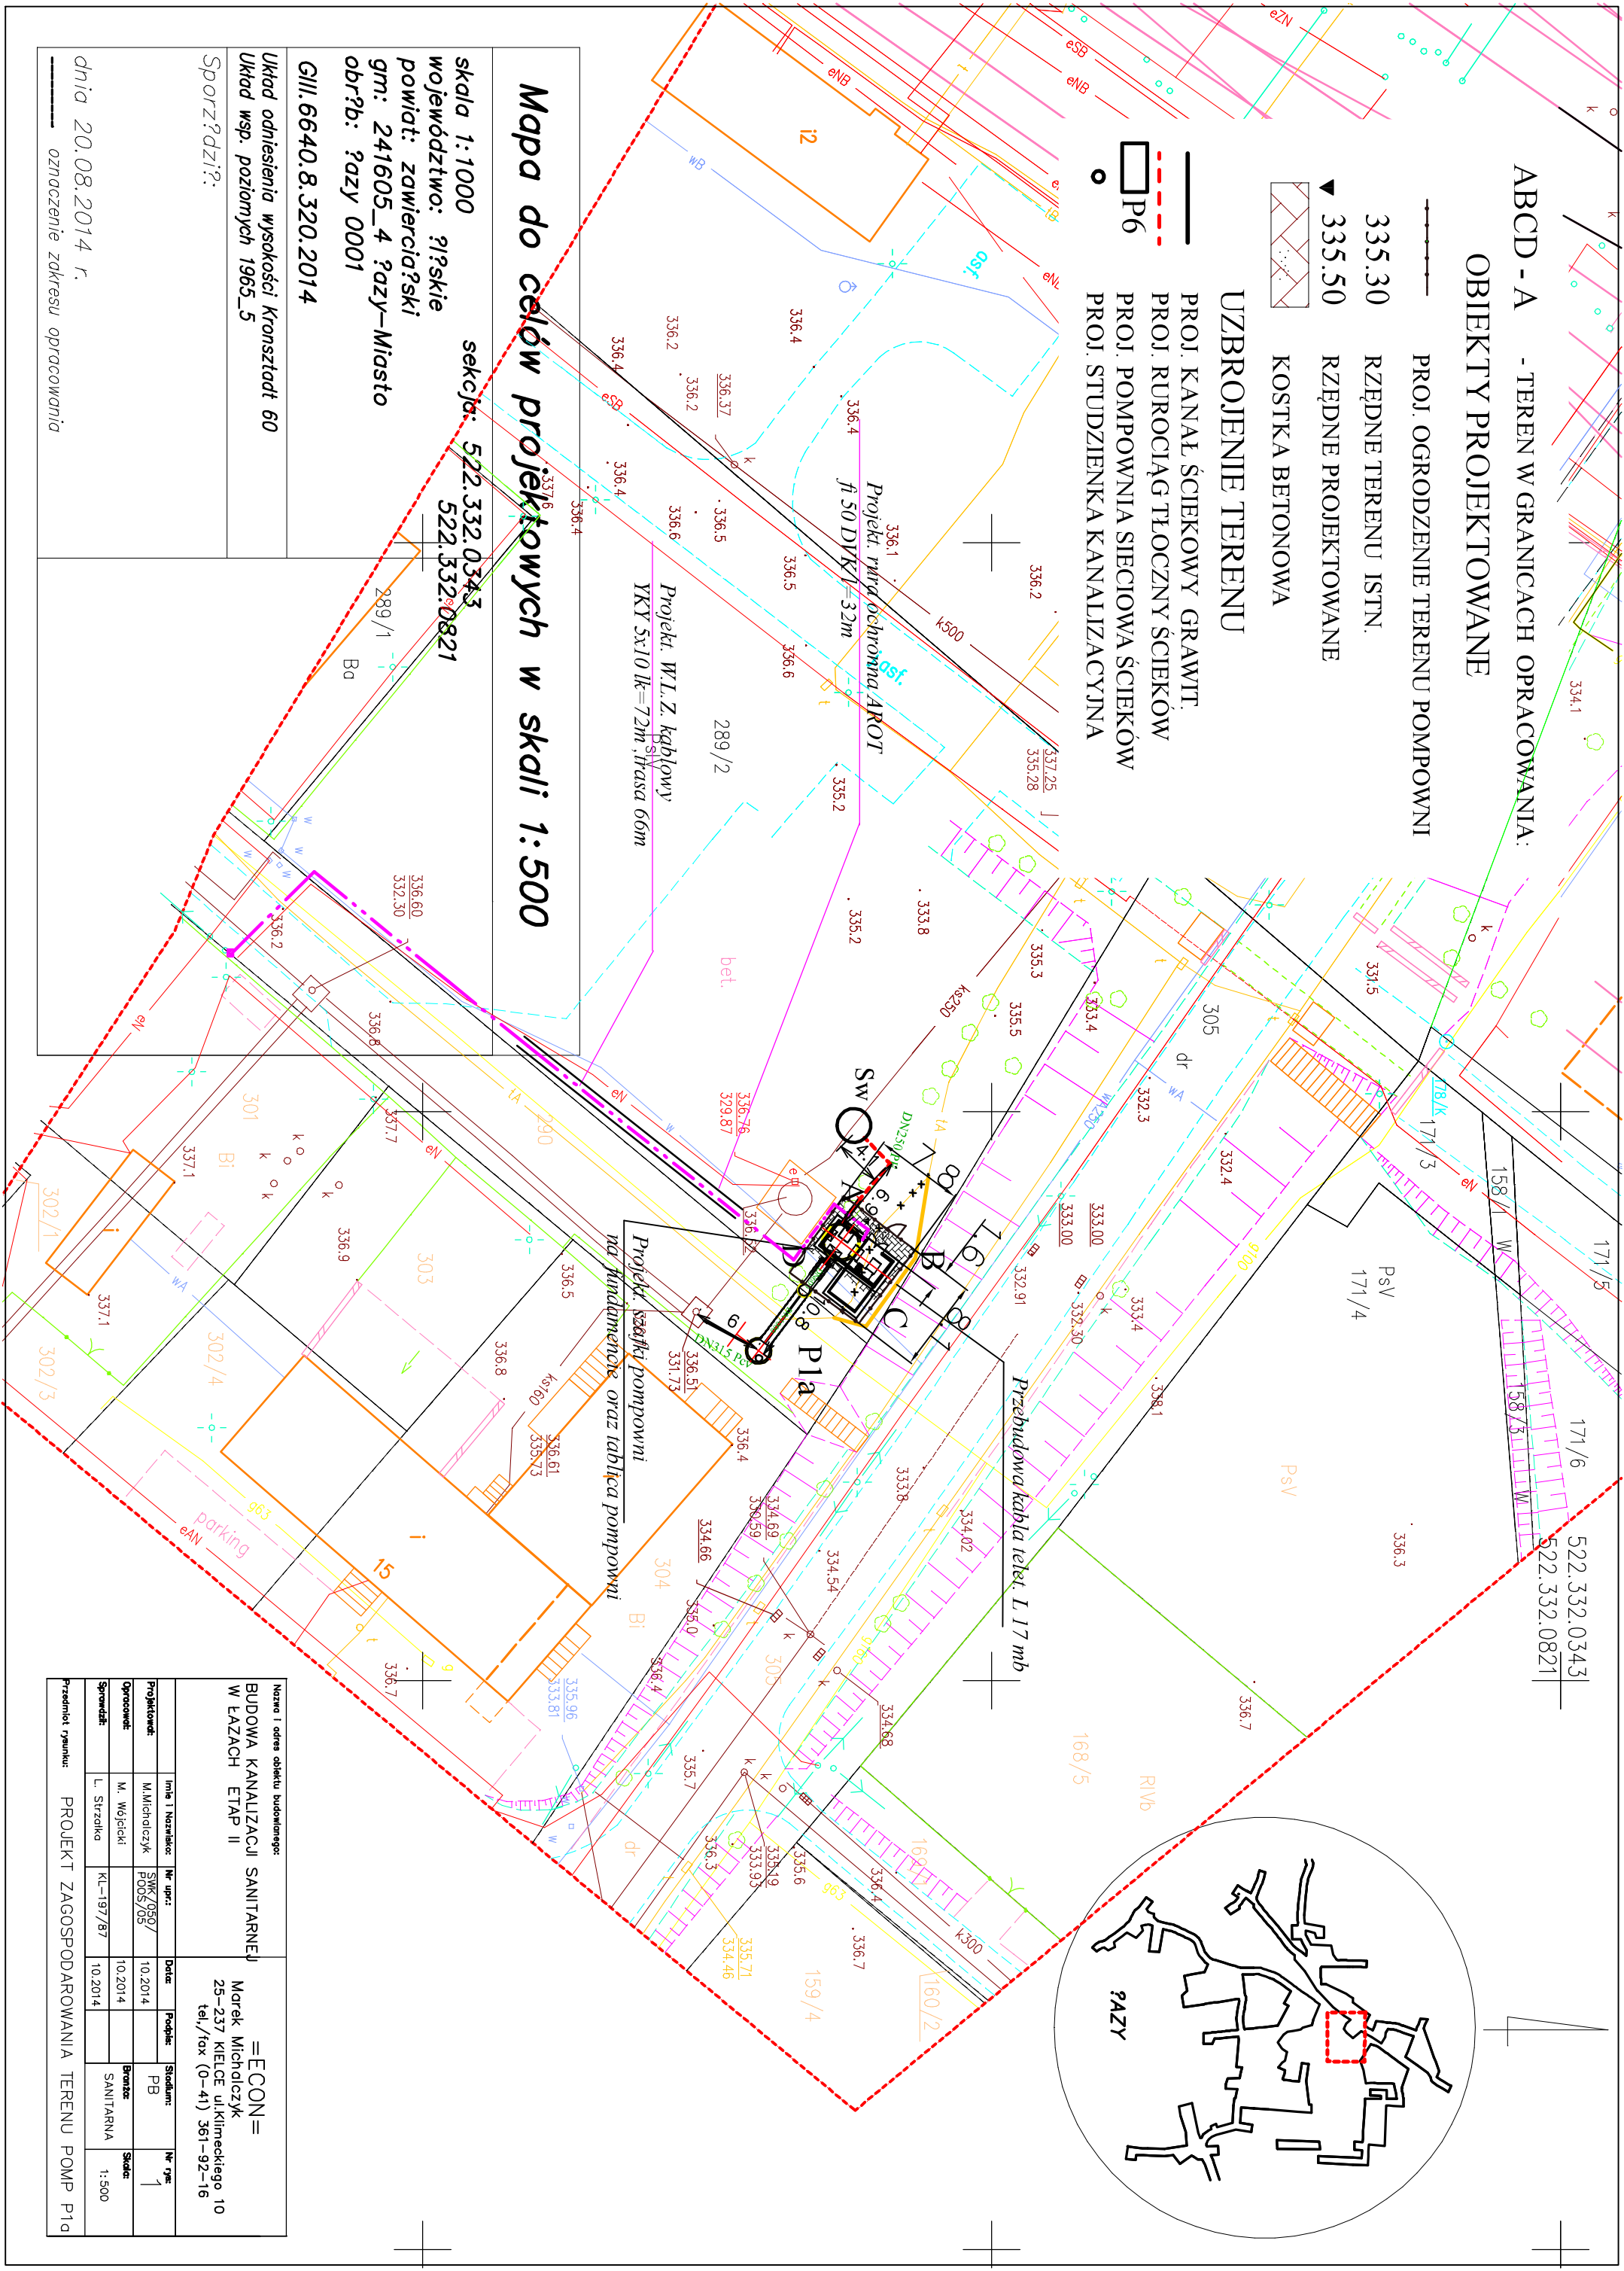

Nazwa i adres obiektu budowlanego: BUDOWA KANALIZACJI SANITARNEJ W ŁAZACH ETAP II				=ECON= Marek Michalczyk 25-237 KIELCE ul.Klimeckiego 10 tel./fax (0-41) 361-92-16			
Projektant:	M. Michalczyk	Nr upr.:	SWK/050/ PO05/05	Data:	10.2014	Podpis:	PB
Opis obiektu:	M. Wójcicki				10.2014		Branża: SANITARNA
Sprawdził:	L. Strzałko	KL-197/87		10.2014			Skala: 1:500
Przedmiot projektu: PROJEKT ZAGOSPODAROWANIA TERENU POMP P1a							